

Comune di DRIZZONA

Istanza di **PERMESSO DI COSTRUIRE**, relativamente alla costruzione di un nuovo insediamento produttivo di cui al PdC n. 73/2017, nel procedimento SUAP in variante alle N.T. del PGT vigente, ai sensi dell'art. 8 del d.P.R. n. 160/2010 e per gli effetti dell'art. 97 della L.R. n. 12/2005

Committenti:

Imbal Carton SRL

via della Libertà 103 A/B, Drizzona (CR)

legale rappresentate: Dott. Lancellotti Michele

IMBAL CARTON s.r.l.

Firma:

Via Gardesana, 54 25080 PREVALLE (BS)

Via della Libertà 103 A/B 26034 DRIZZONA (CR)

P. IVA 00553340985 C.F. 00303640171

www.imbalcarton.com

Progettisti:

Arch. ENRICO MALAGGI

Ordine Architetti di Cremona n° 495

Via Dosso, 3 - 26034 Piadena (CR)

Tel. e Fax 0375-98129

Cod. Fisc. MLG NRC 69B08 D150P

Partita IVA: 00996760195

Timbro e firma:



Elaborato:

Progetto delle reti tecnologiche

Scala:


1:500

Elenco degli elaborati

- TAV. 01 ESTRATTO DI MAPPA E DI PGT
- TAV. 02 PLANIMETRIA GENERALE
- TAV. 03 SCHEMA IMPIANTI TECNOLOGICI**
- TAV. 04 PIANTA - STATO APPROVATO
- TAV. 05 PIANTA - STATO COMPARATIVO
- TAV. 06 PIANTA - STATO DI PROGETTO
- TAV. 07 PROSPETTI e SEZIONI - STATO APPROVATO
- TAV. 08 PROSPETTI e SEZIONI - STATO COMPARATIVO
- TAV. 09 PROSPETTI e SEZIONI - STATO DI PROGETTO
- TAV. 10 DIMOSTRAZIONE SUPERAMENTO BARRIERE ARCH.
- TAV. 11 PLANIMETRIA DELLE SISTEMAZIONI ESTERNE
- TAV. 12 COPERTURA e SCHEMA DELL'IMPIANTO FOTOVOLTAICO

Protocolli e approvazioni:



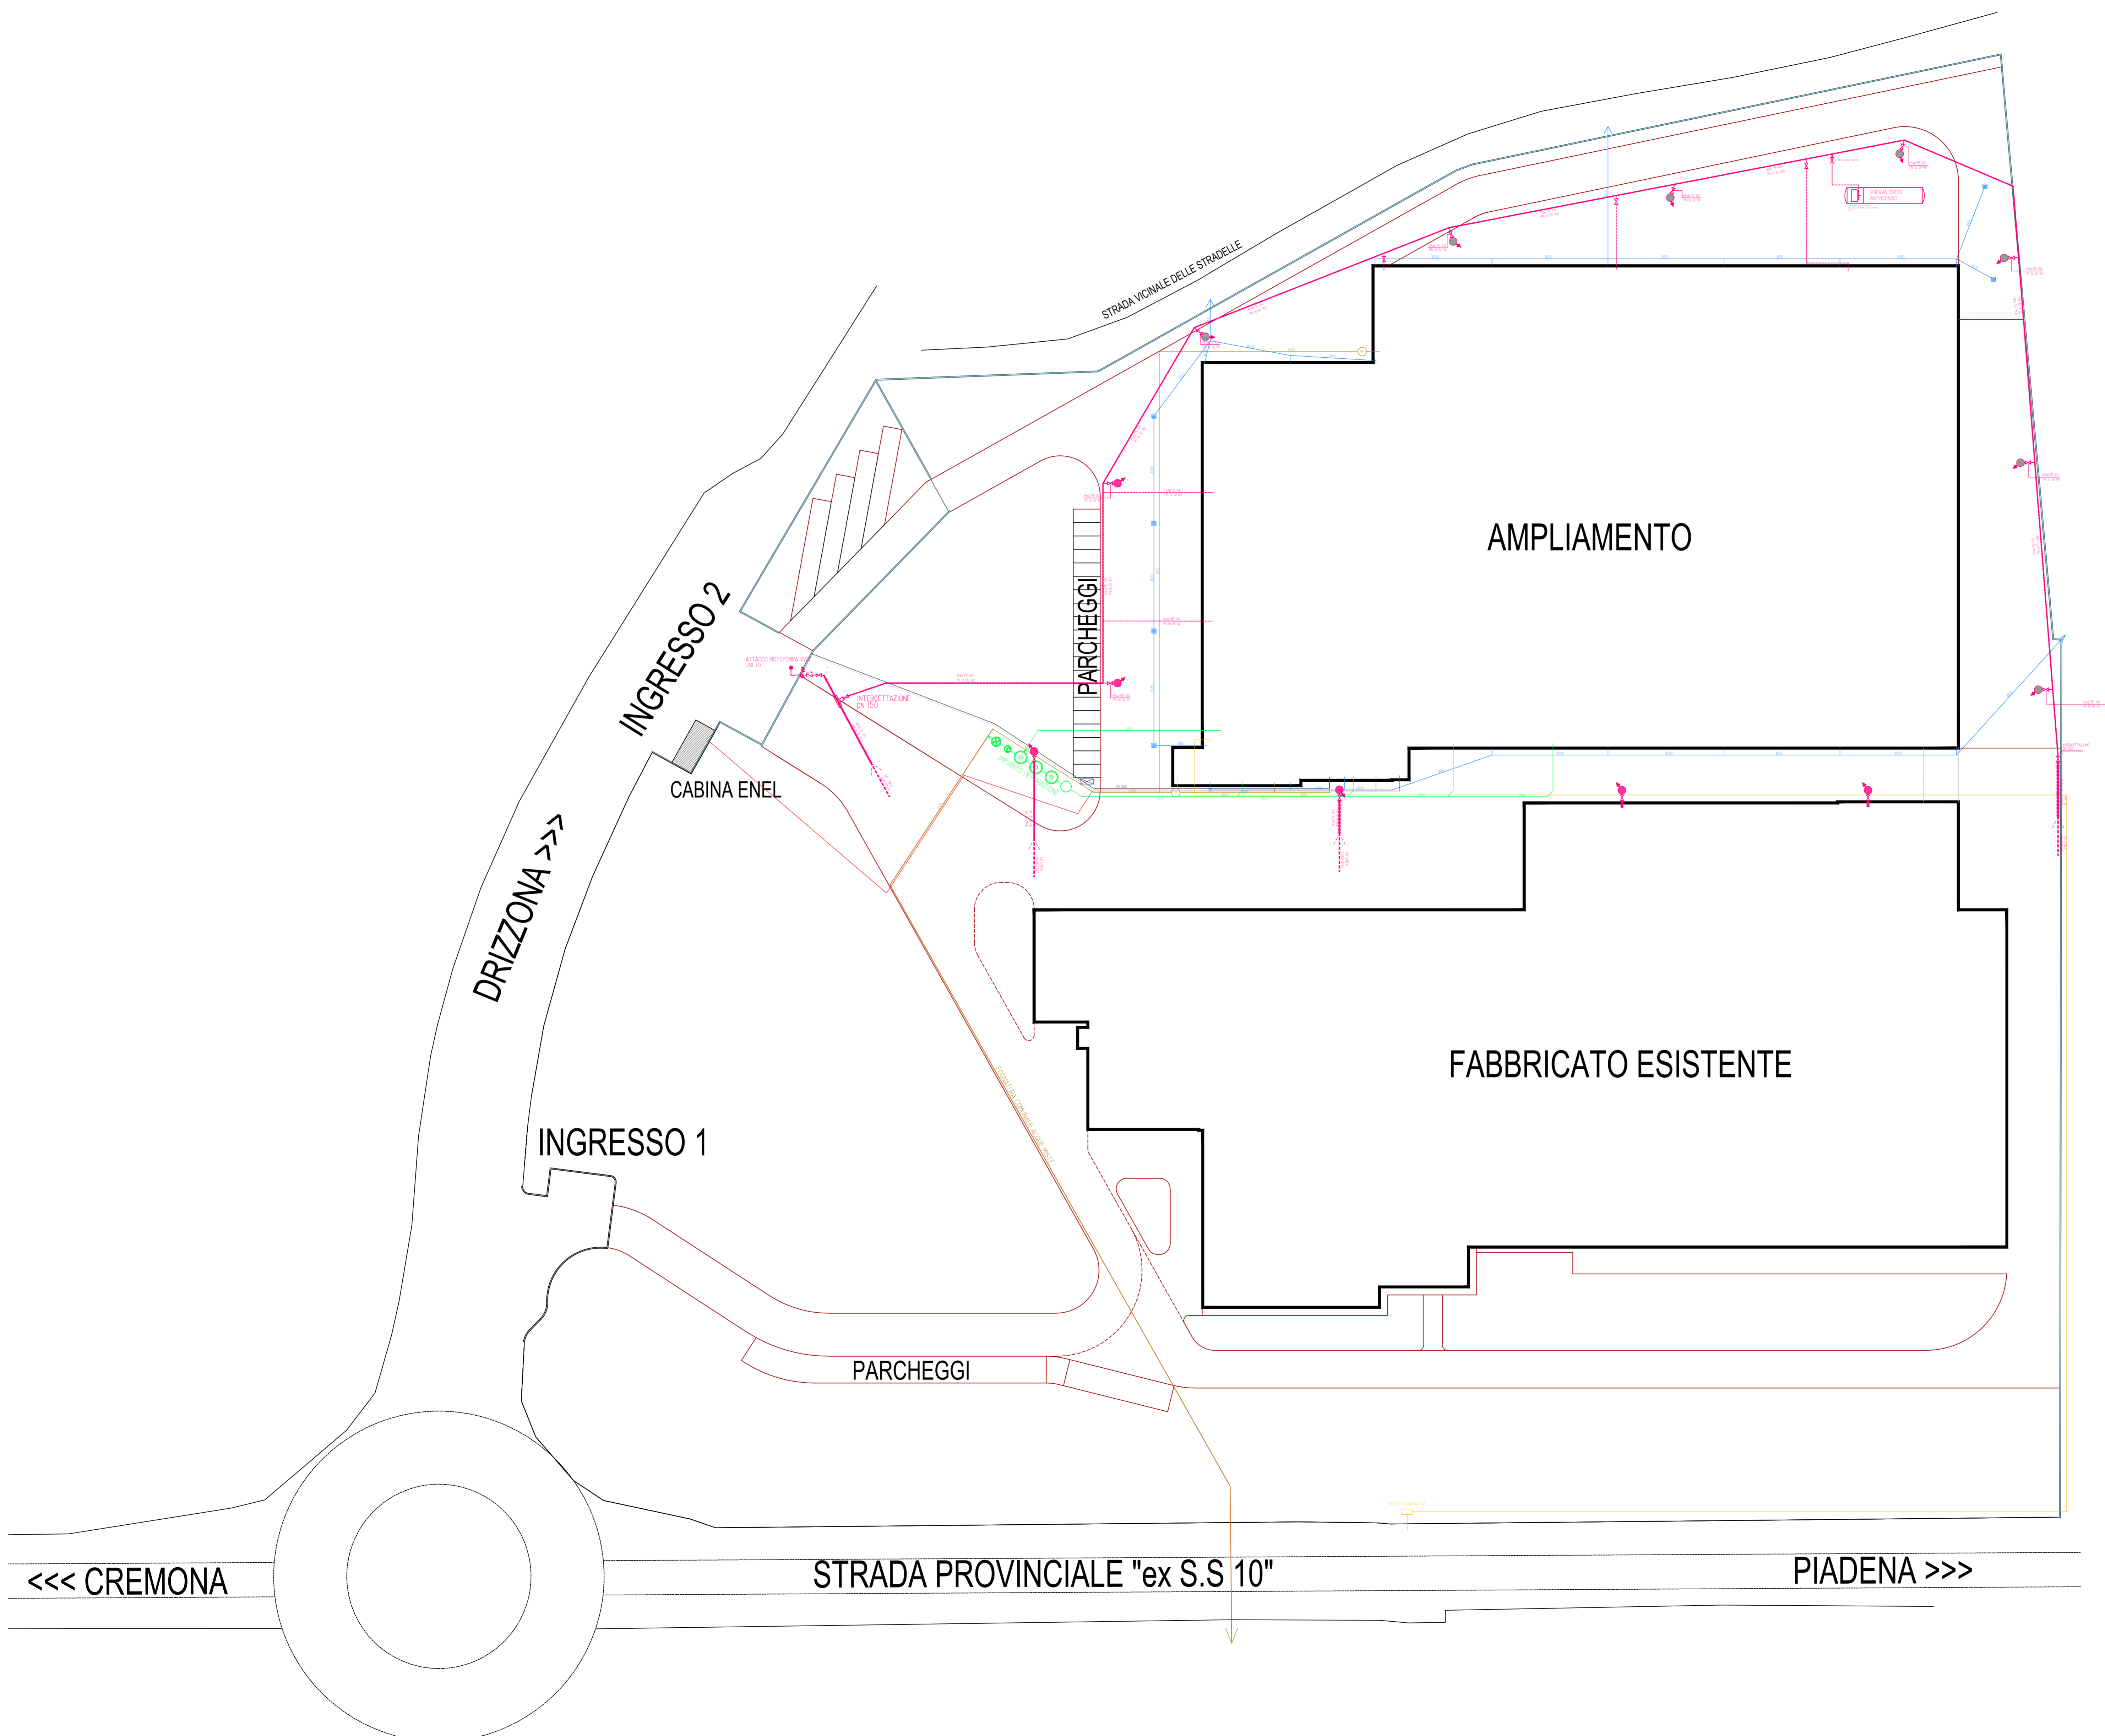

LEGENDA:

- FOGNATURA ACQUE BIANCHE
- FOGNATURA ACQUE NERE
- LINEA IMPIANTO DEPURAZIONE
- LINEA IMPIANTO ANTINCENDIO
- LINEA ENERGIA ELETTRICA
- LINEA TELEFONICA
- LINEA GAS METANO
- LINEA ACQUA POTABILE

Regione LOMBARDIA	Provincia di CREMONA
Comune di DRIZZONA	
Istanza di PERMESSO DI COSTRUIRE , relativamente alla costruzione di un nuovo insediamento produttivo di cui al PdC n. 73/2017, nel procedimento SUAP in variante alle N.T. del PGT vigente, ai sensi dell'art. 8 del d.P.R. n. 160/2010 e per gli effetti dell'art. 97 della L.R. n. 12/2005	
Committenti: Imbal Carton SRL via della Libertà 103 A/B, Drizzona (CR) legale rappresentante: Dott. Lancellotti Michele Firma: _____	
Progettisti: Arch. ENRICO MALAGGI Ordine Architetti di Cremona n° 495 Via Dosso, 3 - 26034 Piadena (CR) Tel. e Fax 0375-98129 Cod. Fisc. MLG NRC 69B08 D150P Partita IVA: 00996760195 Timbro e firma: _____	Elaborato: Progetto delle reti tecnologiche Scala: 1:500 Elenco degli elaborati: TAV. 01 ESTRATTO DI MAPPA E DI PGT TAV. 02 PLANIMETRIA GENERALE TAV. 03 SCHEMA IMPIANTI TECNOLOGICI TAV. 04 PIANTA - STATO APPROVATO TAV. 05 PIANTA - STATO COMPARATIVO TAV. 06 PIANTA - STATO DI PROGETTO TAV. 07 PROSPETTI e SEZIONI - STATO APPROVATO TAV. 08 PROSPETTI e SEZIONI - STATO COMPARATIVO TAV. 09 PROSPETTI e SEZIONI - STATO DI PROGETTO TAV. 10 DIMOSTRAZIONE SUPERAMENTO BARRIERE ARCH. TAV. 11 PLANIMETRIA DELLE SISTEMAZIONI ESTERNE TAV. 12 COPERTURA e SCHEMA DELL'IMPIANTO FOTOVOLTAICO
Protocolli e approvazioni: _____	